


NOTA:

- 1-ATERRAR TODOS OS PERFILADOS E PARTES METÁLICAS DAS LUMINÁRIAS;
- 2-LUMINÁRIAS POSICIONADAS A BAIXO DAS TESOURAS;
- 3-DISJUNTORES SERÃO UTILIZADOS PARA ACIONAMENTO DA ILUMINAÇÃO;
- 4-AS UNIDADES COMBINADAS DE TOMADAS DEVM SER INSTALADAS A 1m DO PISO ACABADO;
- 5-ALTURA DE INSTALAÇÃO DE PERFILADOS E ELETROCALHAS FIXADOS NAS PAREDES VERIFICAR COM ARQUITETA.
- 6- INSTALAR PERFILADOS AO LADO DAS TESOURAS, PARAFUSADOS NAS MESMAS

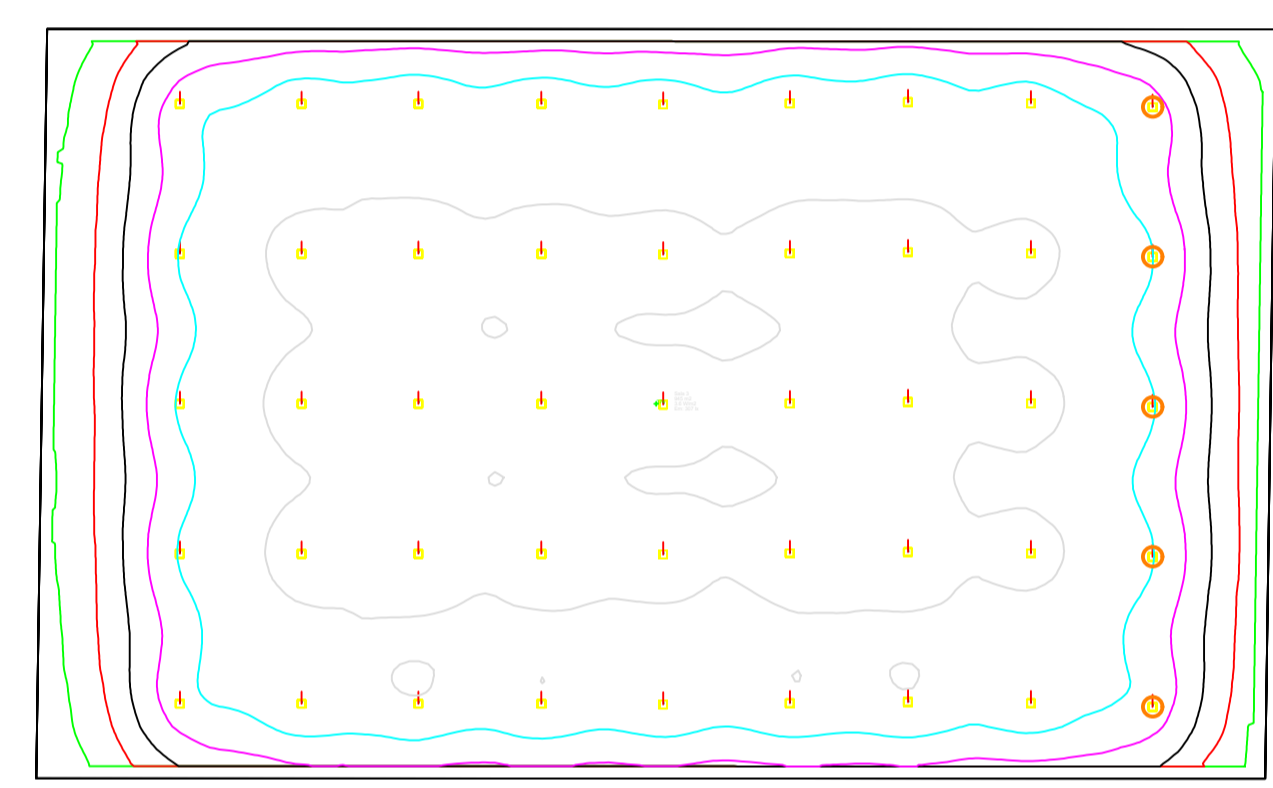


DIALux
 Projecto 1
 1 LEDVANCE 120W High Bay


Linhas isográficas

- 100.0 lx
- 150.0 lx
- 200.0 lx
- 250.0 lx
- 300.0 lx
- 350.0 lx

PLANTA BAIXA COBERTURA BARRACÃO 01 Escala 1/100

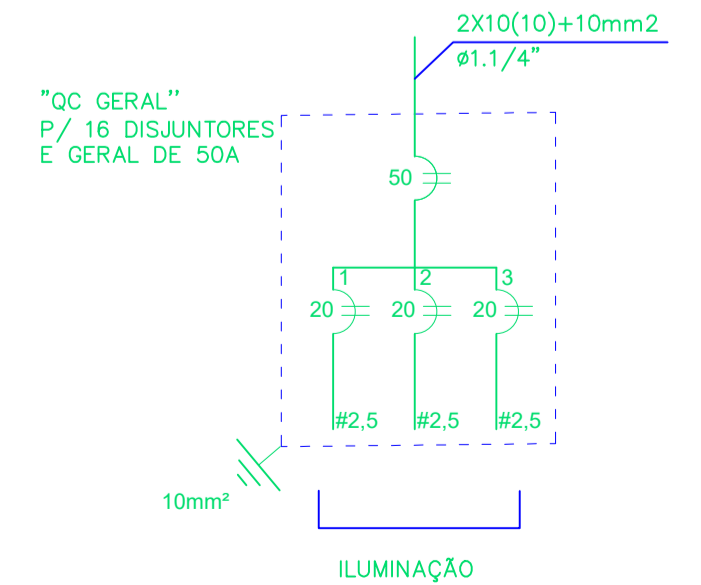

QC GERAL	CIRCUITOS	Ilum.	Tomadas	Pot. Total(W)	Pot. por Fase(W)		
		120W	24000W		A	B	C
150A	1	15		1800	900	900	
	2	15		1800		900	900
	3	15		1800	900		900
	4		1	24000	8000	8000	8000
	5		1	24000	8000	8000	8000
	6		1	24000	8000	8000	8000
	7		1	24000	8000	8000	8000
	8		1	24000	8000	8000	8000
	9		1	24000	8000	8000	8000
				Pot. Total(W)	50700	50700	50700

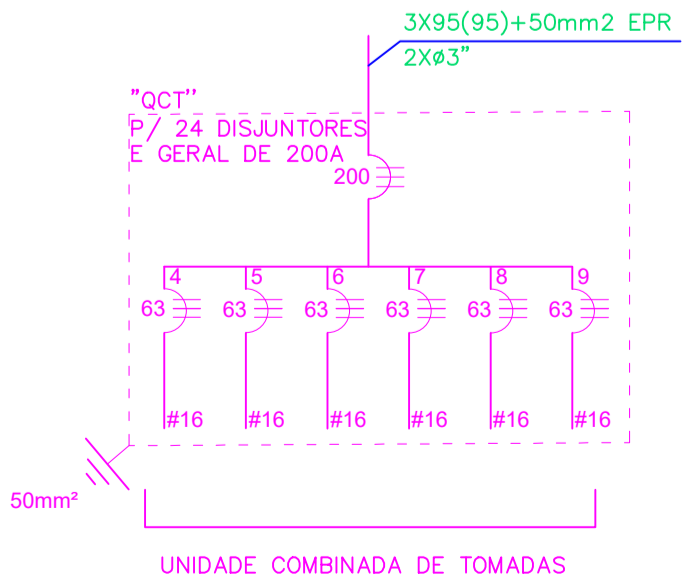

QCT	CIRCUITOS	Ilum.	Tomadas	Pot. Total(W)	Pot. por Fase(W)			
		120W	24000W		A	B	C	
200A	4		1	24000	8000	8000	8000	
	5		1	24000	8000	8000	8000	
	6		1	24000	8000	8000	8000	
	7		1	24000	8000	8000	8000	
	8		1	24000	8000	8000	8000	
	9		1	24000	8000	8000	8000	
					Pot. Total(W)	48000	48000	48000

SIMBOLOGIA

	Luminária LEDVANCE 120W HighBay DOB
	Tubulação que Sobe
	Tubulação que Desce
	Unidade Combinada STECK
	Quadro de Distribuição Geral
	Perfilado 38X38x6000mm
	Eletrocalha 50x50x3000mm
	Fio fase, neutro, retorno e terra

A fiação deve ser codificada conforme:
 Fase (Preto)
 Neutro (Azul claro)
 Terra (Verde/amarelo)
 Retorno/Paralelo/Interm. (Outras cores)

CNPJ: 19.629.086/0001-44
 CREA-PR: 56266
 Telefone: (46)99973-1485
 pivaengenharia@gmail.com
 Pato Branco - Pr

TITULO PROJETO ELÉTRICO	RESPONSÁVEL TÉCNICO: CRISTIANO PIVA Eng. Eletricista CREA PR 124841-D	CONTRATANTE: MUNICÍPIO DE MARIÓPOLIS
OBRA COBERTURA LATERAL CENTRO DE EVENTOS	CLIENTE MUNICÍPIO DE MARIÓPOLIS	DATA 10/09/2022
ENDEREÇO ALAMEDA 9, nº 317 - CENTRO	DESENHISTA ANDRE FELIPE	NÚMERO PROJETO RD
CIDADE / ESTADO MARIÓPOLIS-PR	ESCALA DESENHO 1/1	ESCALA PROTAGEM 1/100
ASSUNTO ILUMINAÇÃO, TOMADAS	PRANCHA UN.	